

MAPA DO CELOW PROJEKTOWYCH

**Sekcja 146.232.1012 skala 1:500
146.232.0534**

**powiat : krasnostawski
Gmina : m. Krasnystaw
Obręb : KRASNYSTAW**

Działka : 3019/9

**... część mapy aktualna w obszarze objętym zamówieniem
Na dzień 02-02-2009**


Biuro Usług Geodezyjnych
"TYWONIUK & KORCHUT"
22-100 Chełm, ul. Kopernika 3
tel./fax 082 465-66-79
NIP 563-20-92-513 REGON 140614151

Jerzy Tywoniuk
ul. Kopernika 3 tel. (82) 6666679
22-100 Chełm
Geodeta Uprawniony
Nr Upr. 3288

STAROSTA KRASNOSTAWSKI
Powiatowy Ośrodek Dokumentacji Geodezyjnej i Kartograficznej
w Krasnymstawie


W obszarze oznaczonym linią dokonano aktualizacji treści mapy zasadniczej. Dokumenty z pomiarów planimetrycznych przyjęto do zasobu powiatowego w dniu zaawidencjonowano pod nr
2009-07-01
Niniejsza mapa może służyć do celów projektowych. Projektowane obiekty budowlane wymagające pozwolenia na budowę podlegają wytyczeniu i inwentaryzacji powykonawczej przez jednostki uprawnione do wykonywania prac geodezyjnych.
2009-07-04
Krasnystaw, dn.

Z up. STAROSTA
Halina Szewczak
Halina Szewczak
INSPEKTOR

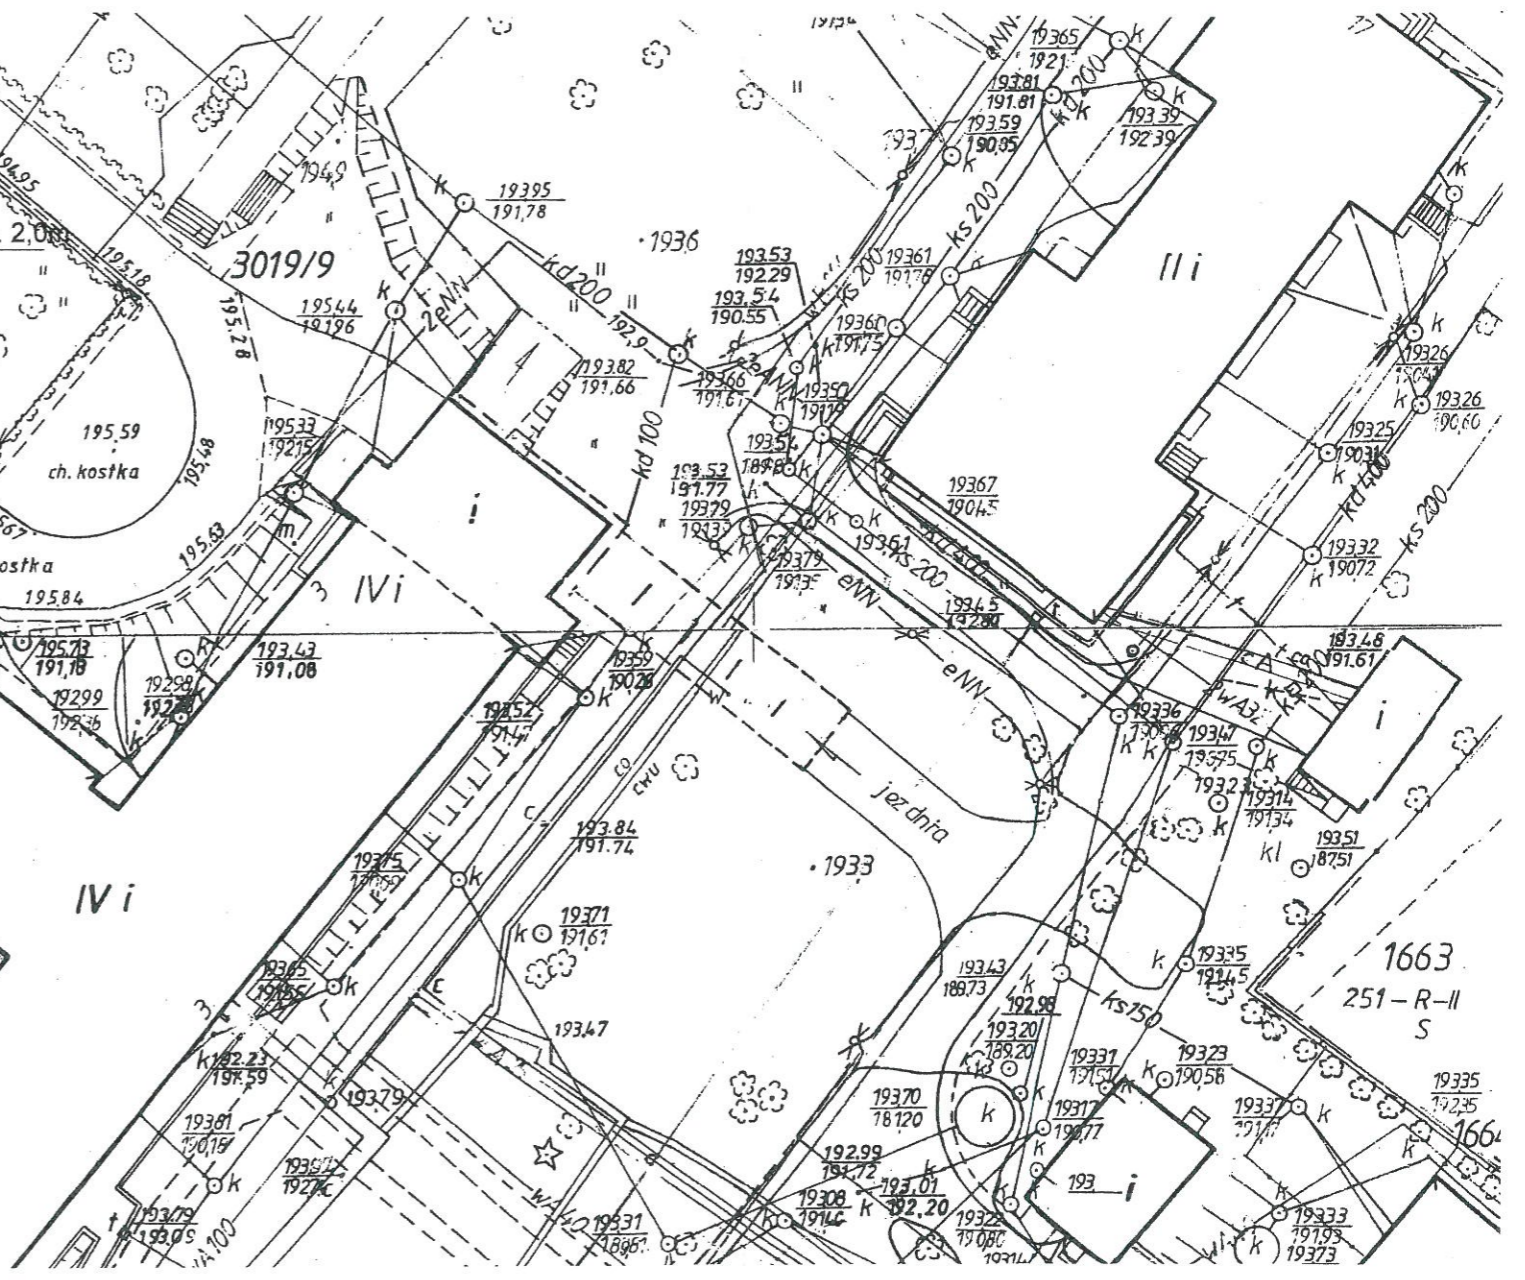

ODDZIAŁ POŁOŻNICZO-NOWORODKOWY

RZUT II PIĘTRA Skala 1:50

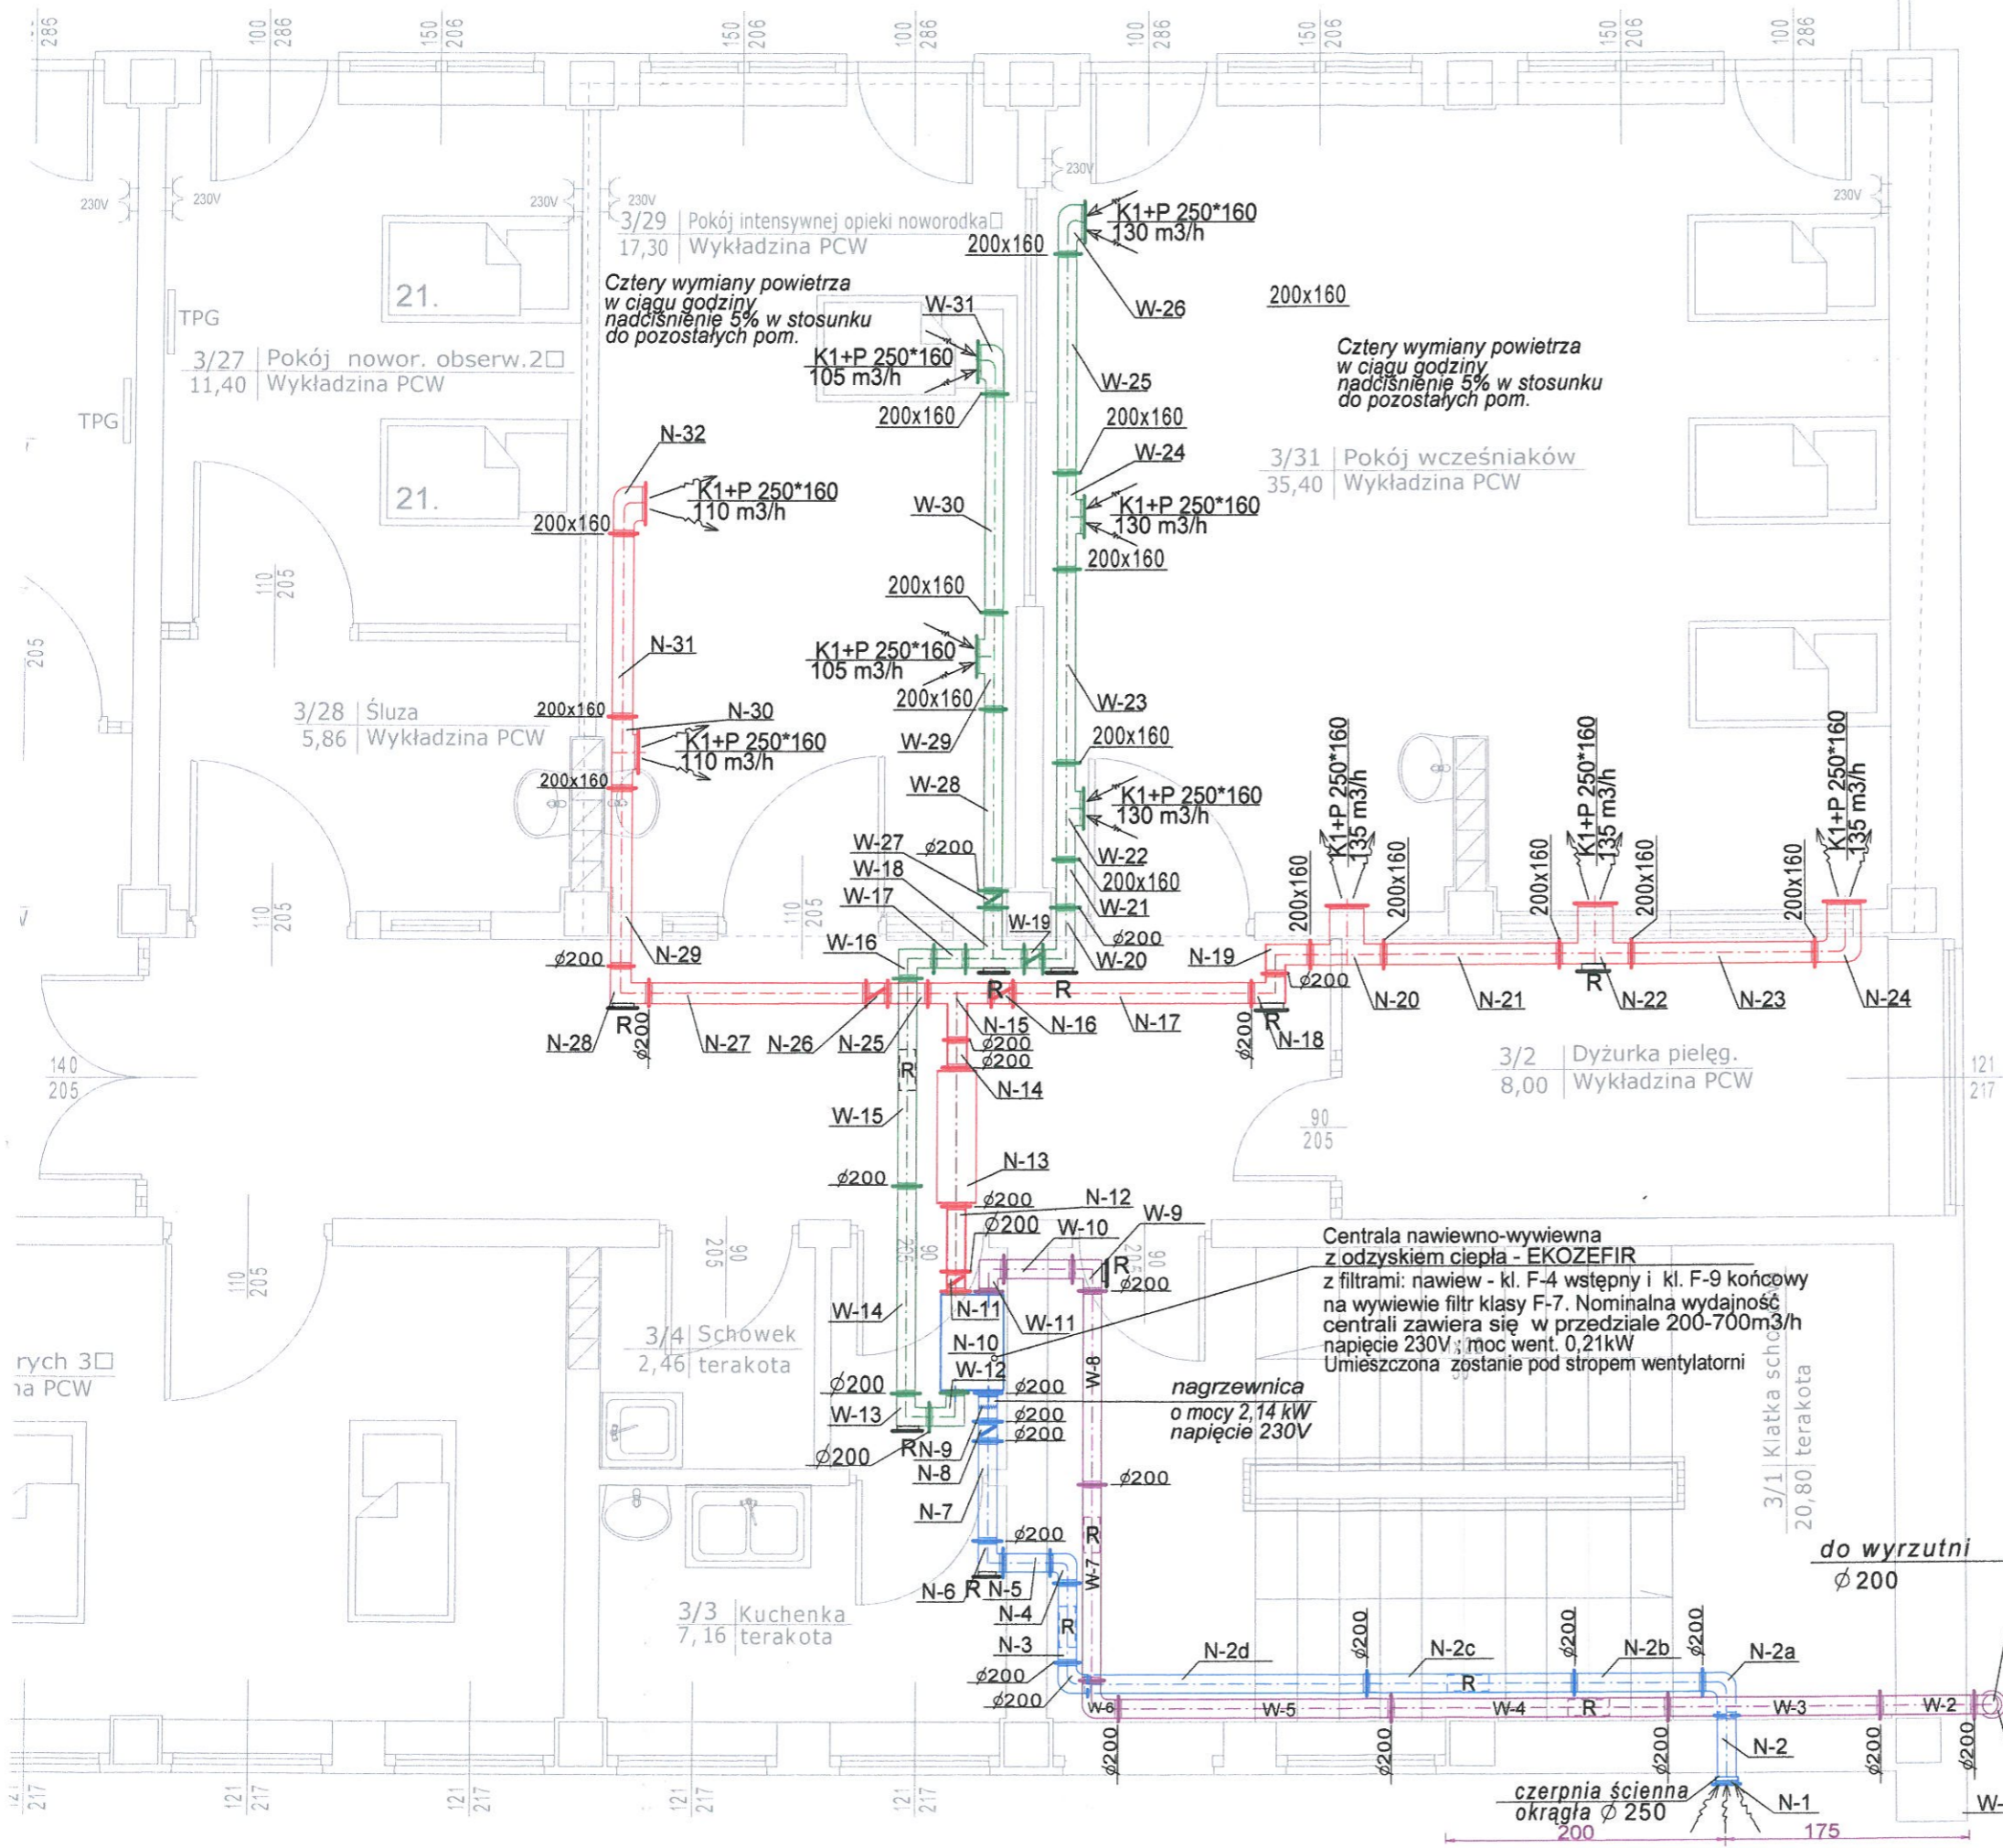

Uzgodniono na podstawie art. 3 pkt 2a Ustawy z dnia 14.03.1985r. o Państwowej Inspekcji Sanitarnej (tekst jedn. Dz. U. z 2011r. Nr 212, poz. 1263) - bez zastrzeżeń / z zastrzeżeniami jak w opinii z dnia 09.11.2015r. znak: OIS-N-7840 z 9.11.2015


LUBELSKI PAŃSTWOWY WOJEWÓDZKI
INSPEKTOR SANITARNY
w Lublinie
lek. med. Mirosław Starzyński

- rewizja do czyszczenia kanałów
- rewizja do czyszczenia kanałów

PRZEDMIOT:	Rzut II Piętra: Oddział położniczo-noworodkowy Oddział ginekologiczny		
NAZWA OBIEKTU:	Modernizacja istniejących pomieszczeń w bud. głównym szpitala - Wentylacja mechaniczna nawiewno-wywiewna		
ADRES:	22-300 Krasnystaw ul. M. Sobieskiego 4B	SKALA:	1 : 50
INWESTOR:	Szpital Krasnystaw	NR RYS.	1
PROJEKTOWAŁ:	inż. STANISŁAW SZELĄG	DATA:	06/2015
UPR. PROJ. UANB.II.7342-28/94	BRANŻA: inżynieria sanitarna	TECHNOLOGICZNA bud. do proj. bez ogr. w spec. INSTALACYJNO-INŻYNIERYJNEJ w zakr. inst., sieci san. i ochr. środ. Nr UANB.II.7342-28/94	

RZUT PIWNIC Skala 1:50

Wojewódzka Stacja Sanitarno-Epidemiologiczna w Lublinie
Oddział Zapobiegawczego Nadzoru Sanitarnego

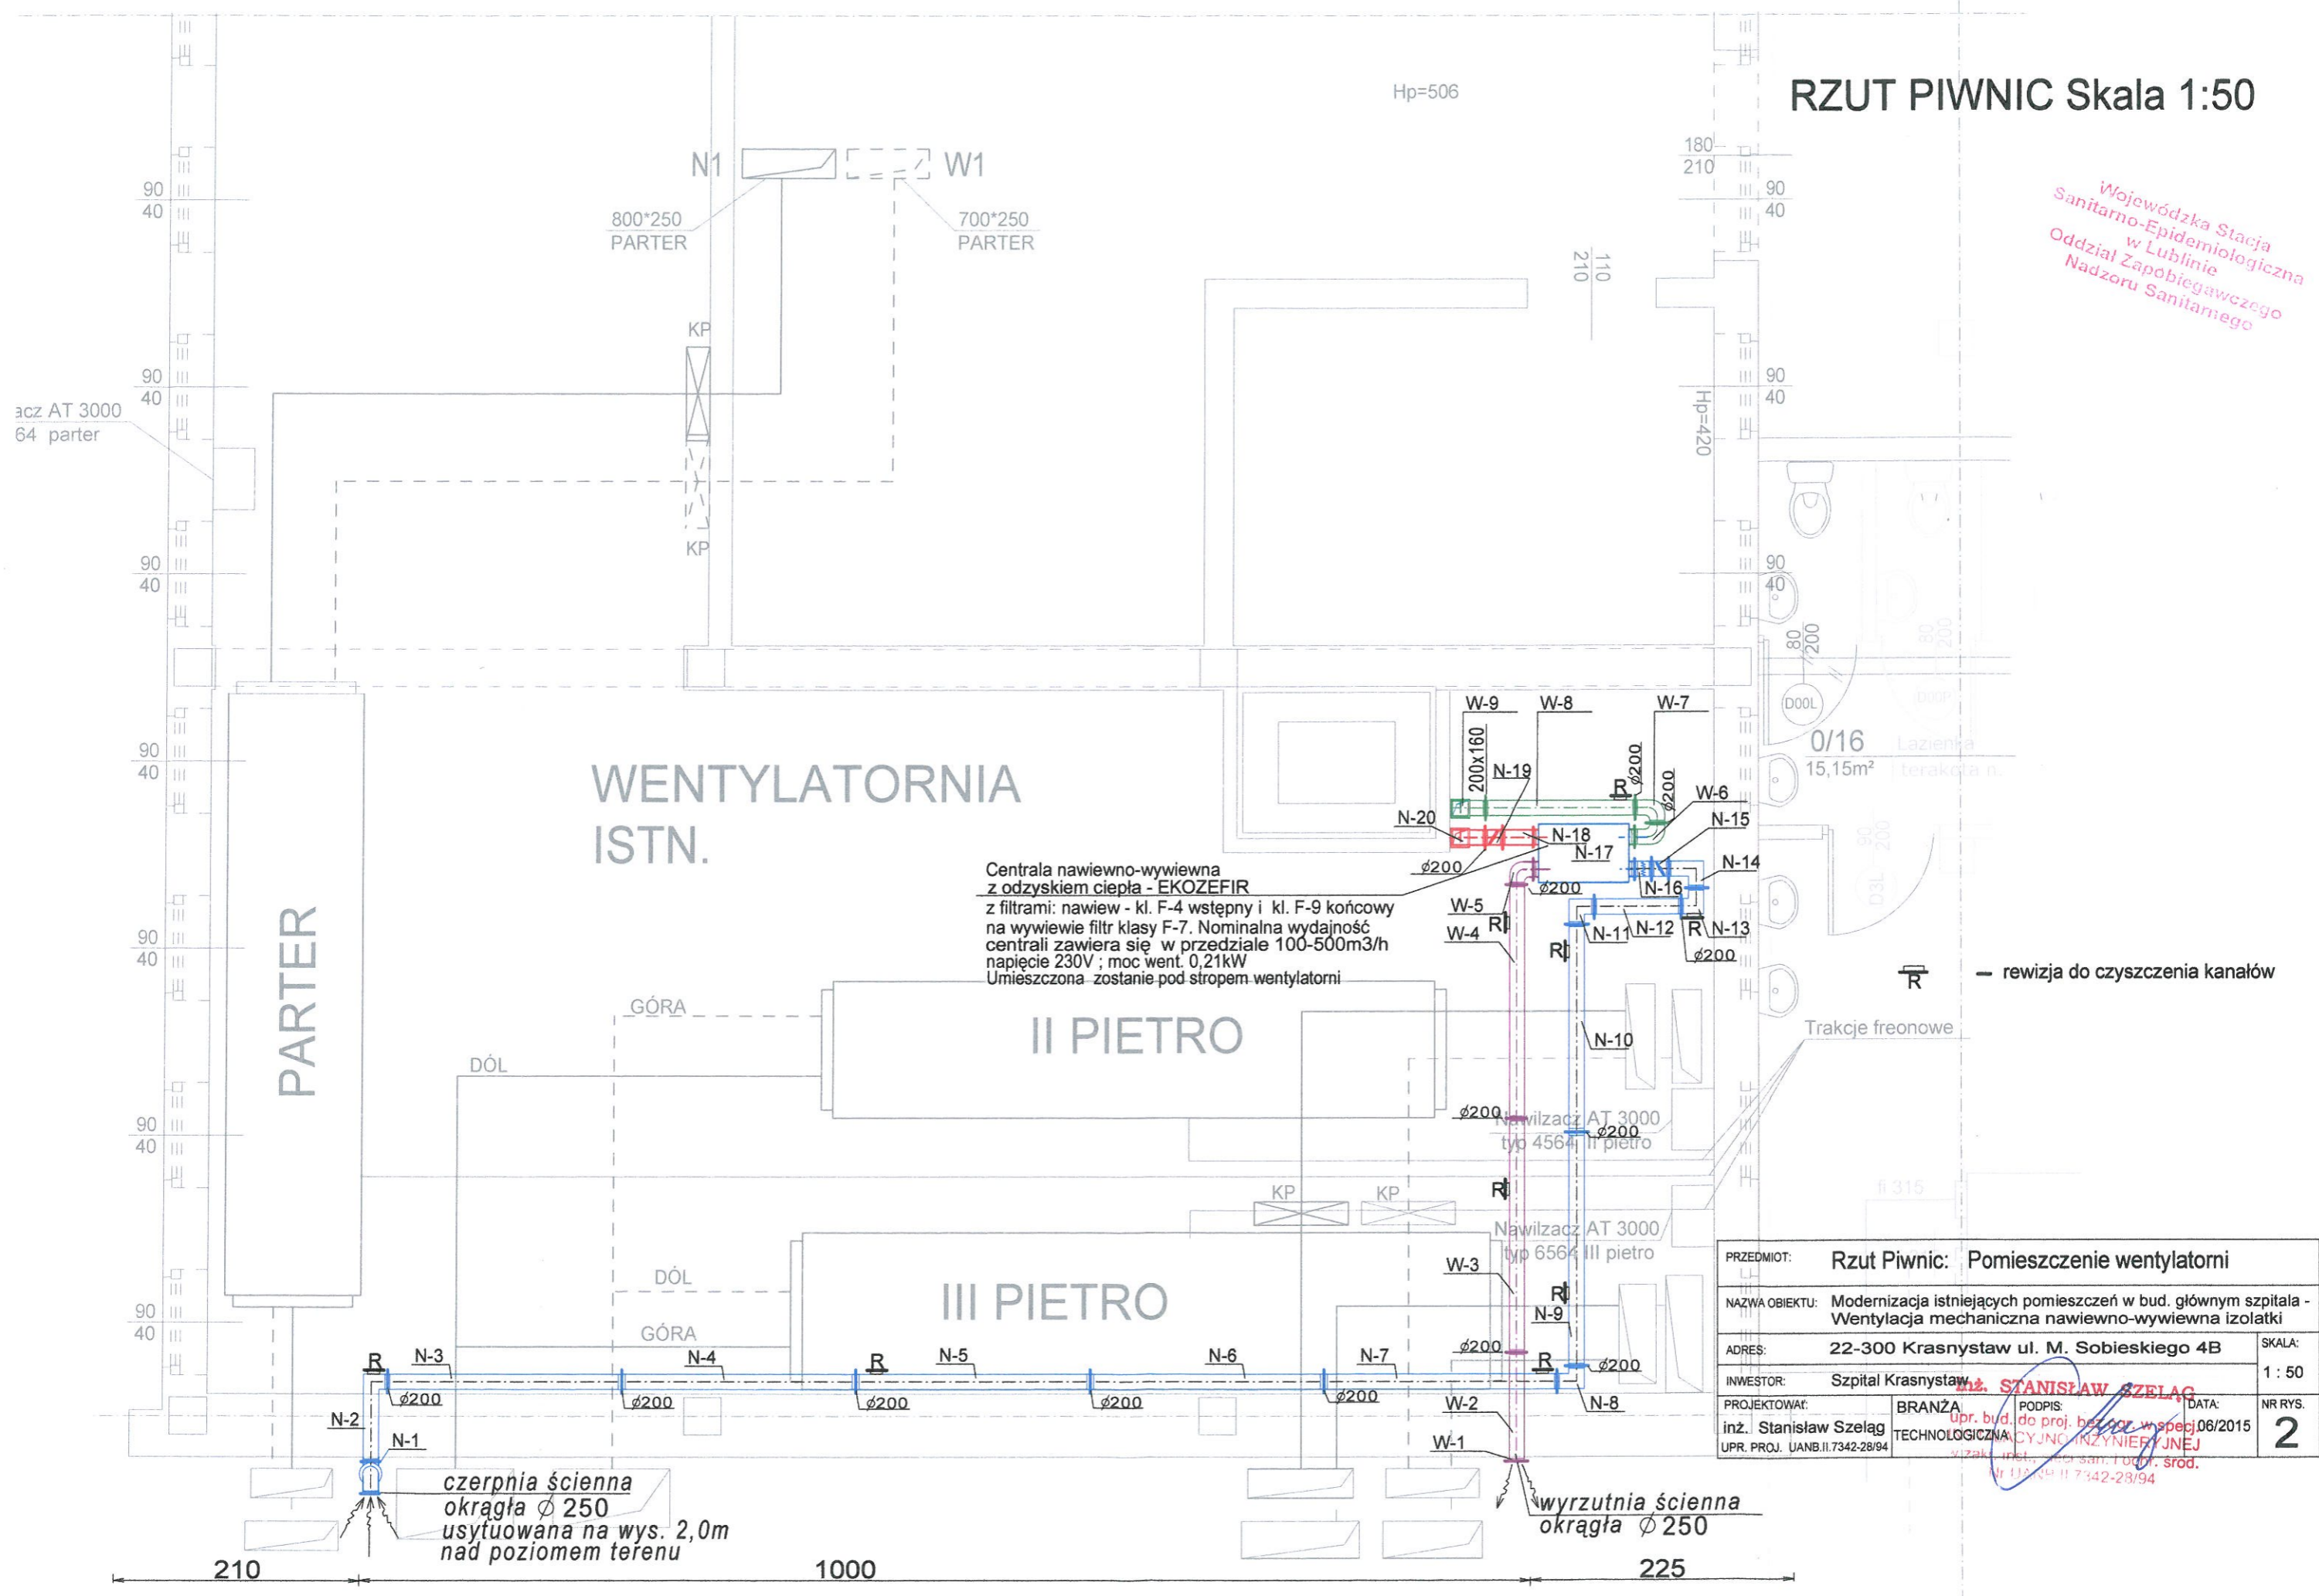


PRZEDMIOT:	Rzut Piwnic: Pomieszczenie wentylatorni		
NAZWA OBIEKTU:	Modernizacja istniejących pomieszczeń w bud. głównym szpitala - Wentylacja mechaniczna nawiewno-wyiewna izolatkii		
ADRES:	22-300 Krasnystaw ul. M. Sobieskiego 4B		SKALA: 1:50
INWESTOR:	Szpital Krasnystaw		
PROJEKTOWAŁ:	BRANZA	PODPIS: inż. STANISŁAW SZELAĞ	DATA: 06/2015
inż. Stanisław Szelağ	TECHNOLOGICZNA	CYJNO INŻYNIER JNEJ	NR RYS. 2
UPR. PROJ. UANB.II.7342-28/94	wizak. inż. inż. san. I. Odr. srod. Nr UANB.II.7342-28/94		

RZUT PARTERU Skala 1:50

Uzgodniono na podstawie art. 3 pkt 2a Ustawy z dnia 14.03.1985r. o Państwowej Inspekcji Sanitarnej (tekst jedn. Dz. U. z 2011r. Nr 212, poz. 1263) - bez zastrzeżeń / z zastrzeżeniami jak w opinii z dnia 09.11.2015
 znak: Dk-16-840.2.91.2015

LUBELSKI PAŃSTWOWY WOJEWÓDZKI
 INSPEKTOR SANITARNY
 w Lublinie
 Imię i nazwisko: Stefan Szałas

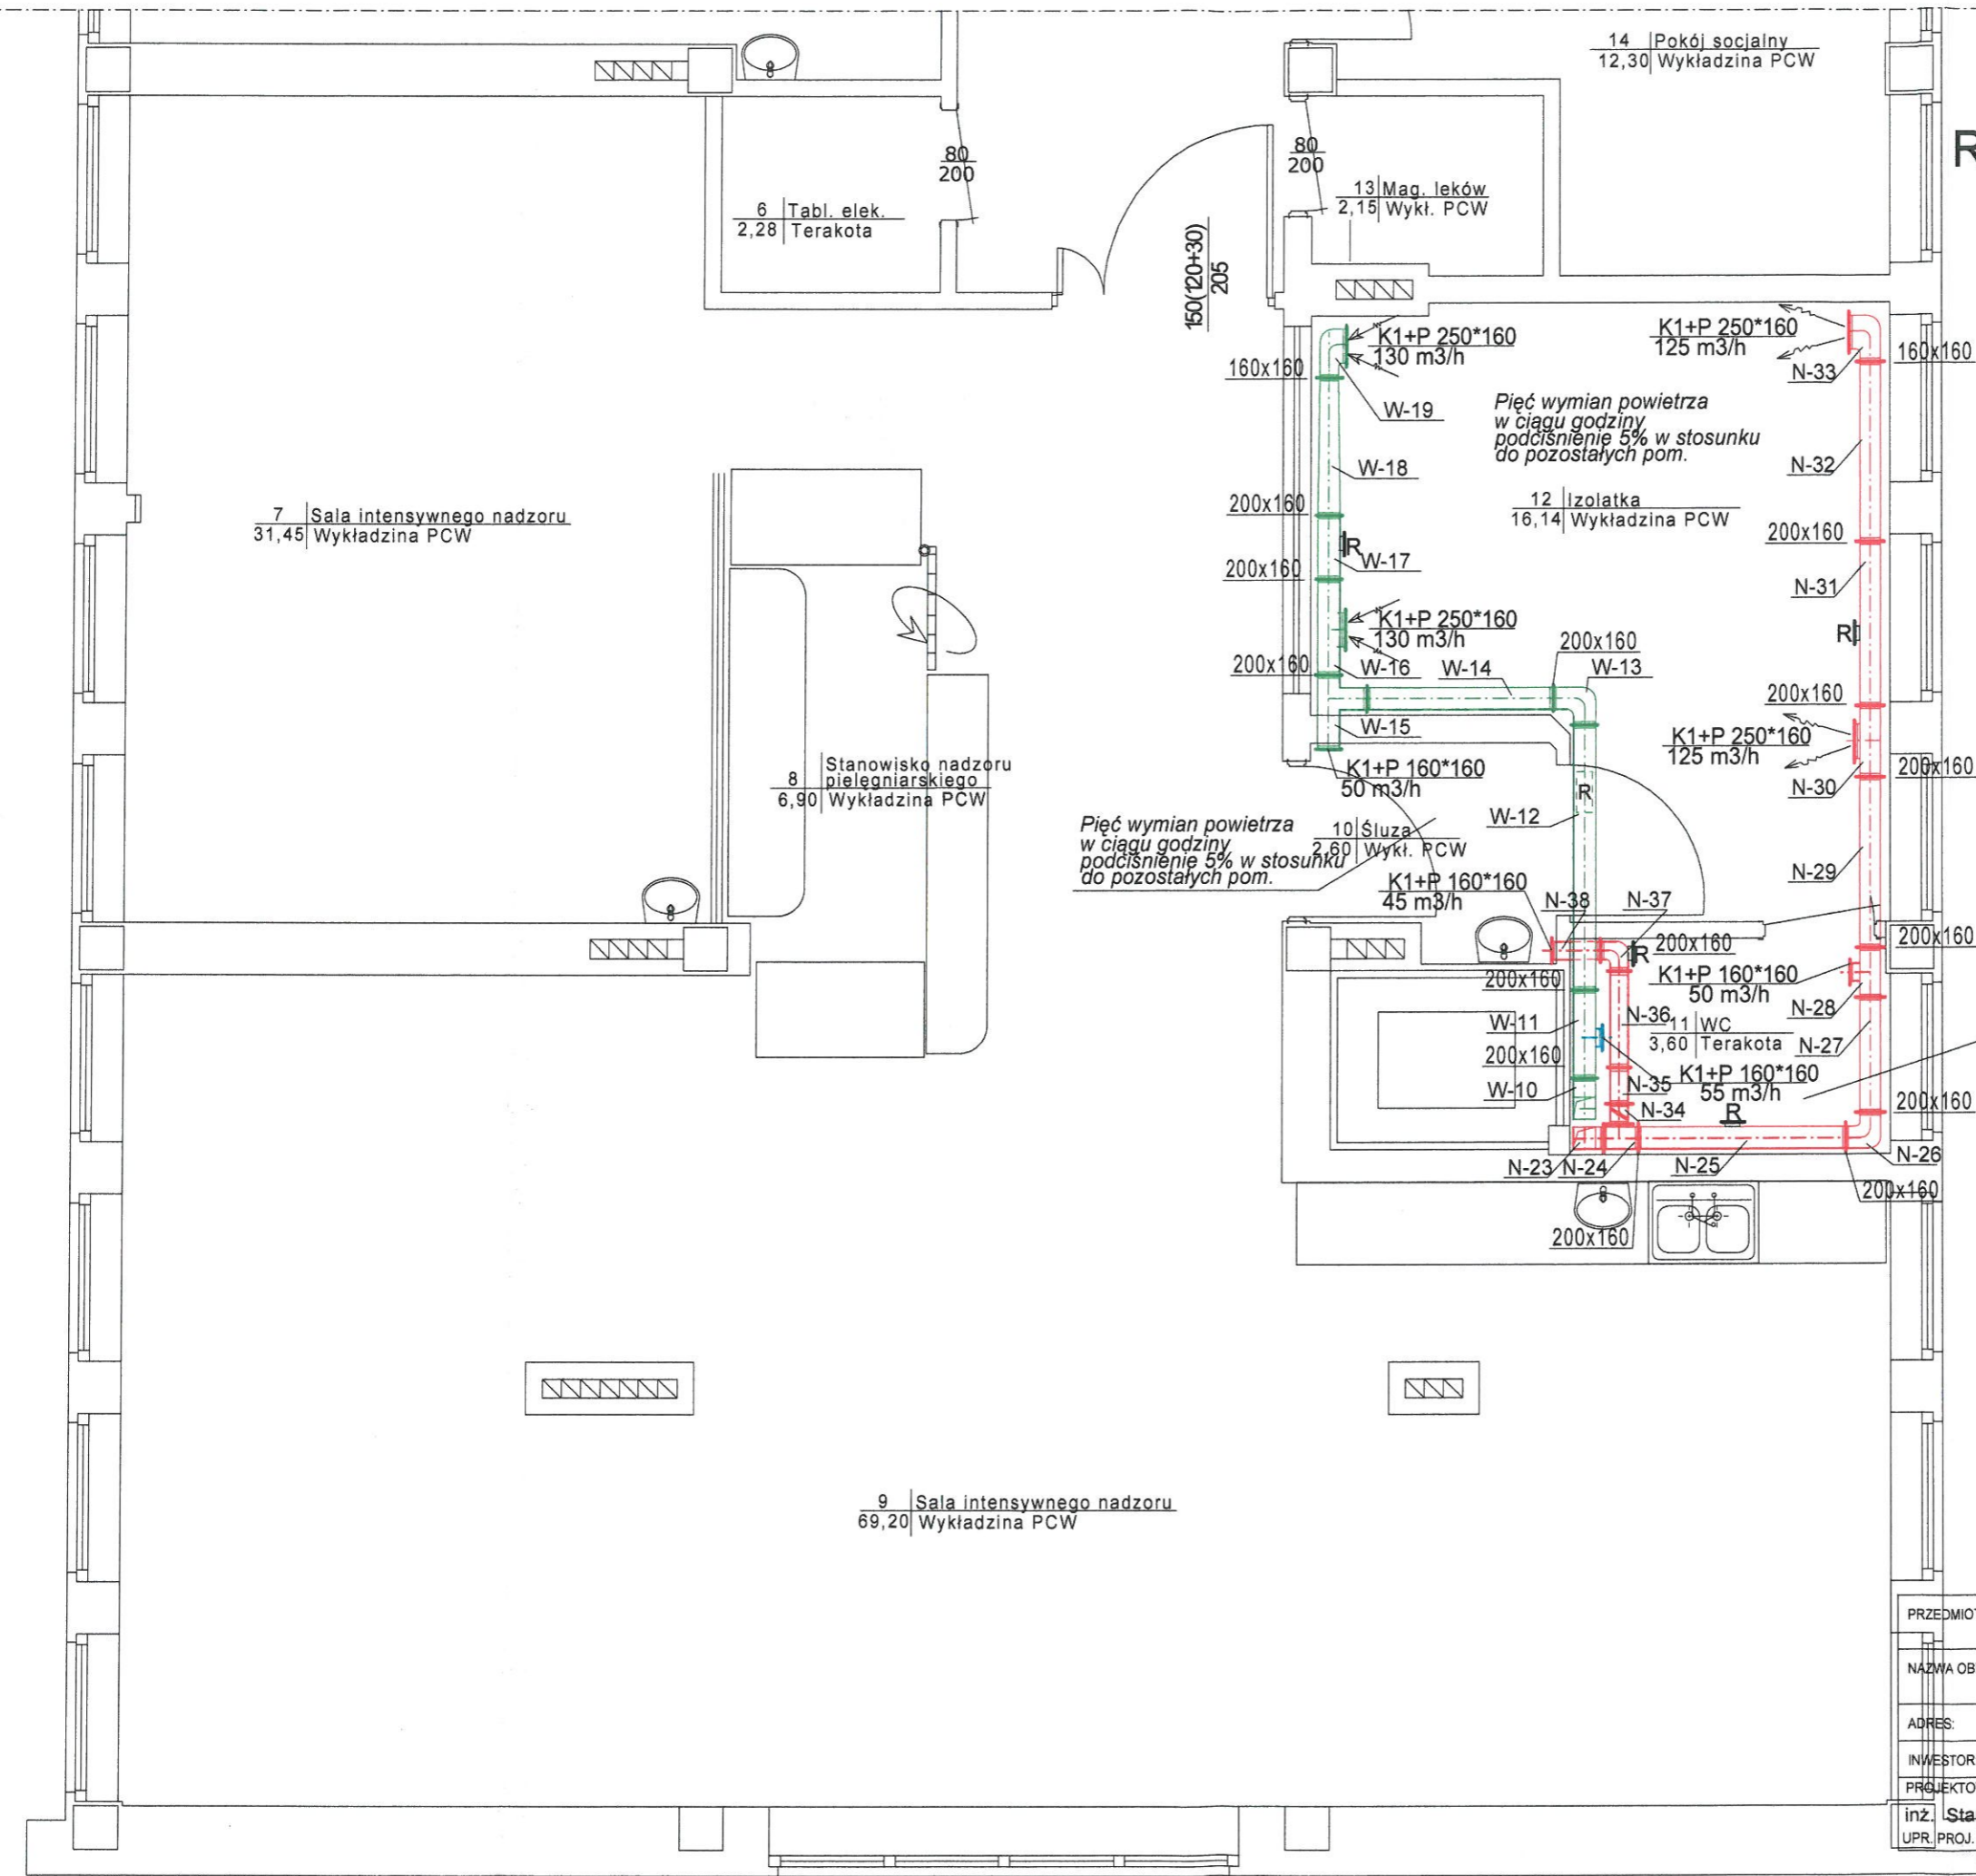


R — rewizja do czyszczenia kanałów
[R] — rewizja do czyszczenia kanałów

PRZEDMIOT:	Rzut Parteru: Oddział anesteziologii i intensywnej terapii		
NAZWA OBIEKTU:	Modernizacja istniejących pomieszczeń w bud. głównym szpitala - Wentylacja mechaniczna nawiewno-wywiewna izolotki		
ADRES:	22-300 Krasnystaw ul. M. Sobieskiego 4B	SKALA:	1 : 50
INWESTOR:	Szpital Krasnystaw	inż. STANISŁAW SZEŁĄG	
PROJEKTOWAŁ:	BRANŻA inż. Stanisław Szełąg	UPR. PROJ. UANB.II.7342-28/94	NR RYS. 3
	TECHNOLOGIA inż. Stanisław Szełąg	UPR. PROJ. UANB.II.7342-28/94	

RZUT PIWNIC Skala 1:50

Uzgodniono na podstawie art. 3 pkt 2a Ustawy z dnia 14.03.1985r. o Państwowej Inspekcji Sanitarnej (tekst jedn. Dz. U. z 2011r. Nr 212, poz. 1263) - bez zastrzeżeń / z zastrzeżeniami jak w opinii z dnia 09.11.2015 znak: DKS-N-3800.2.91.2015

LUBELSKI PAŃSTWOWY WZEWÓZBUDZI
INSPEKTOR SANITARNY
w Lublinie
lek. med. Miroslaw Starzyński

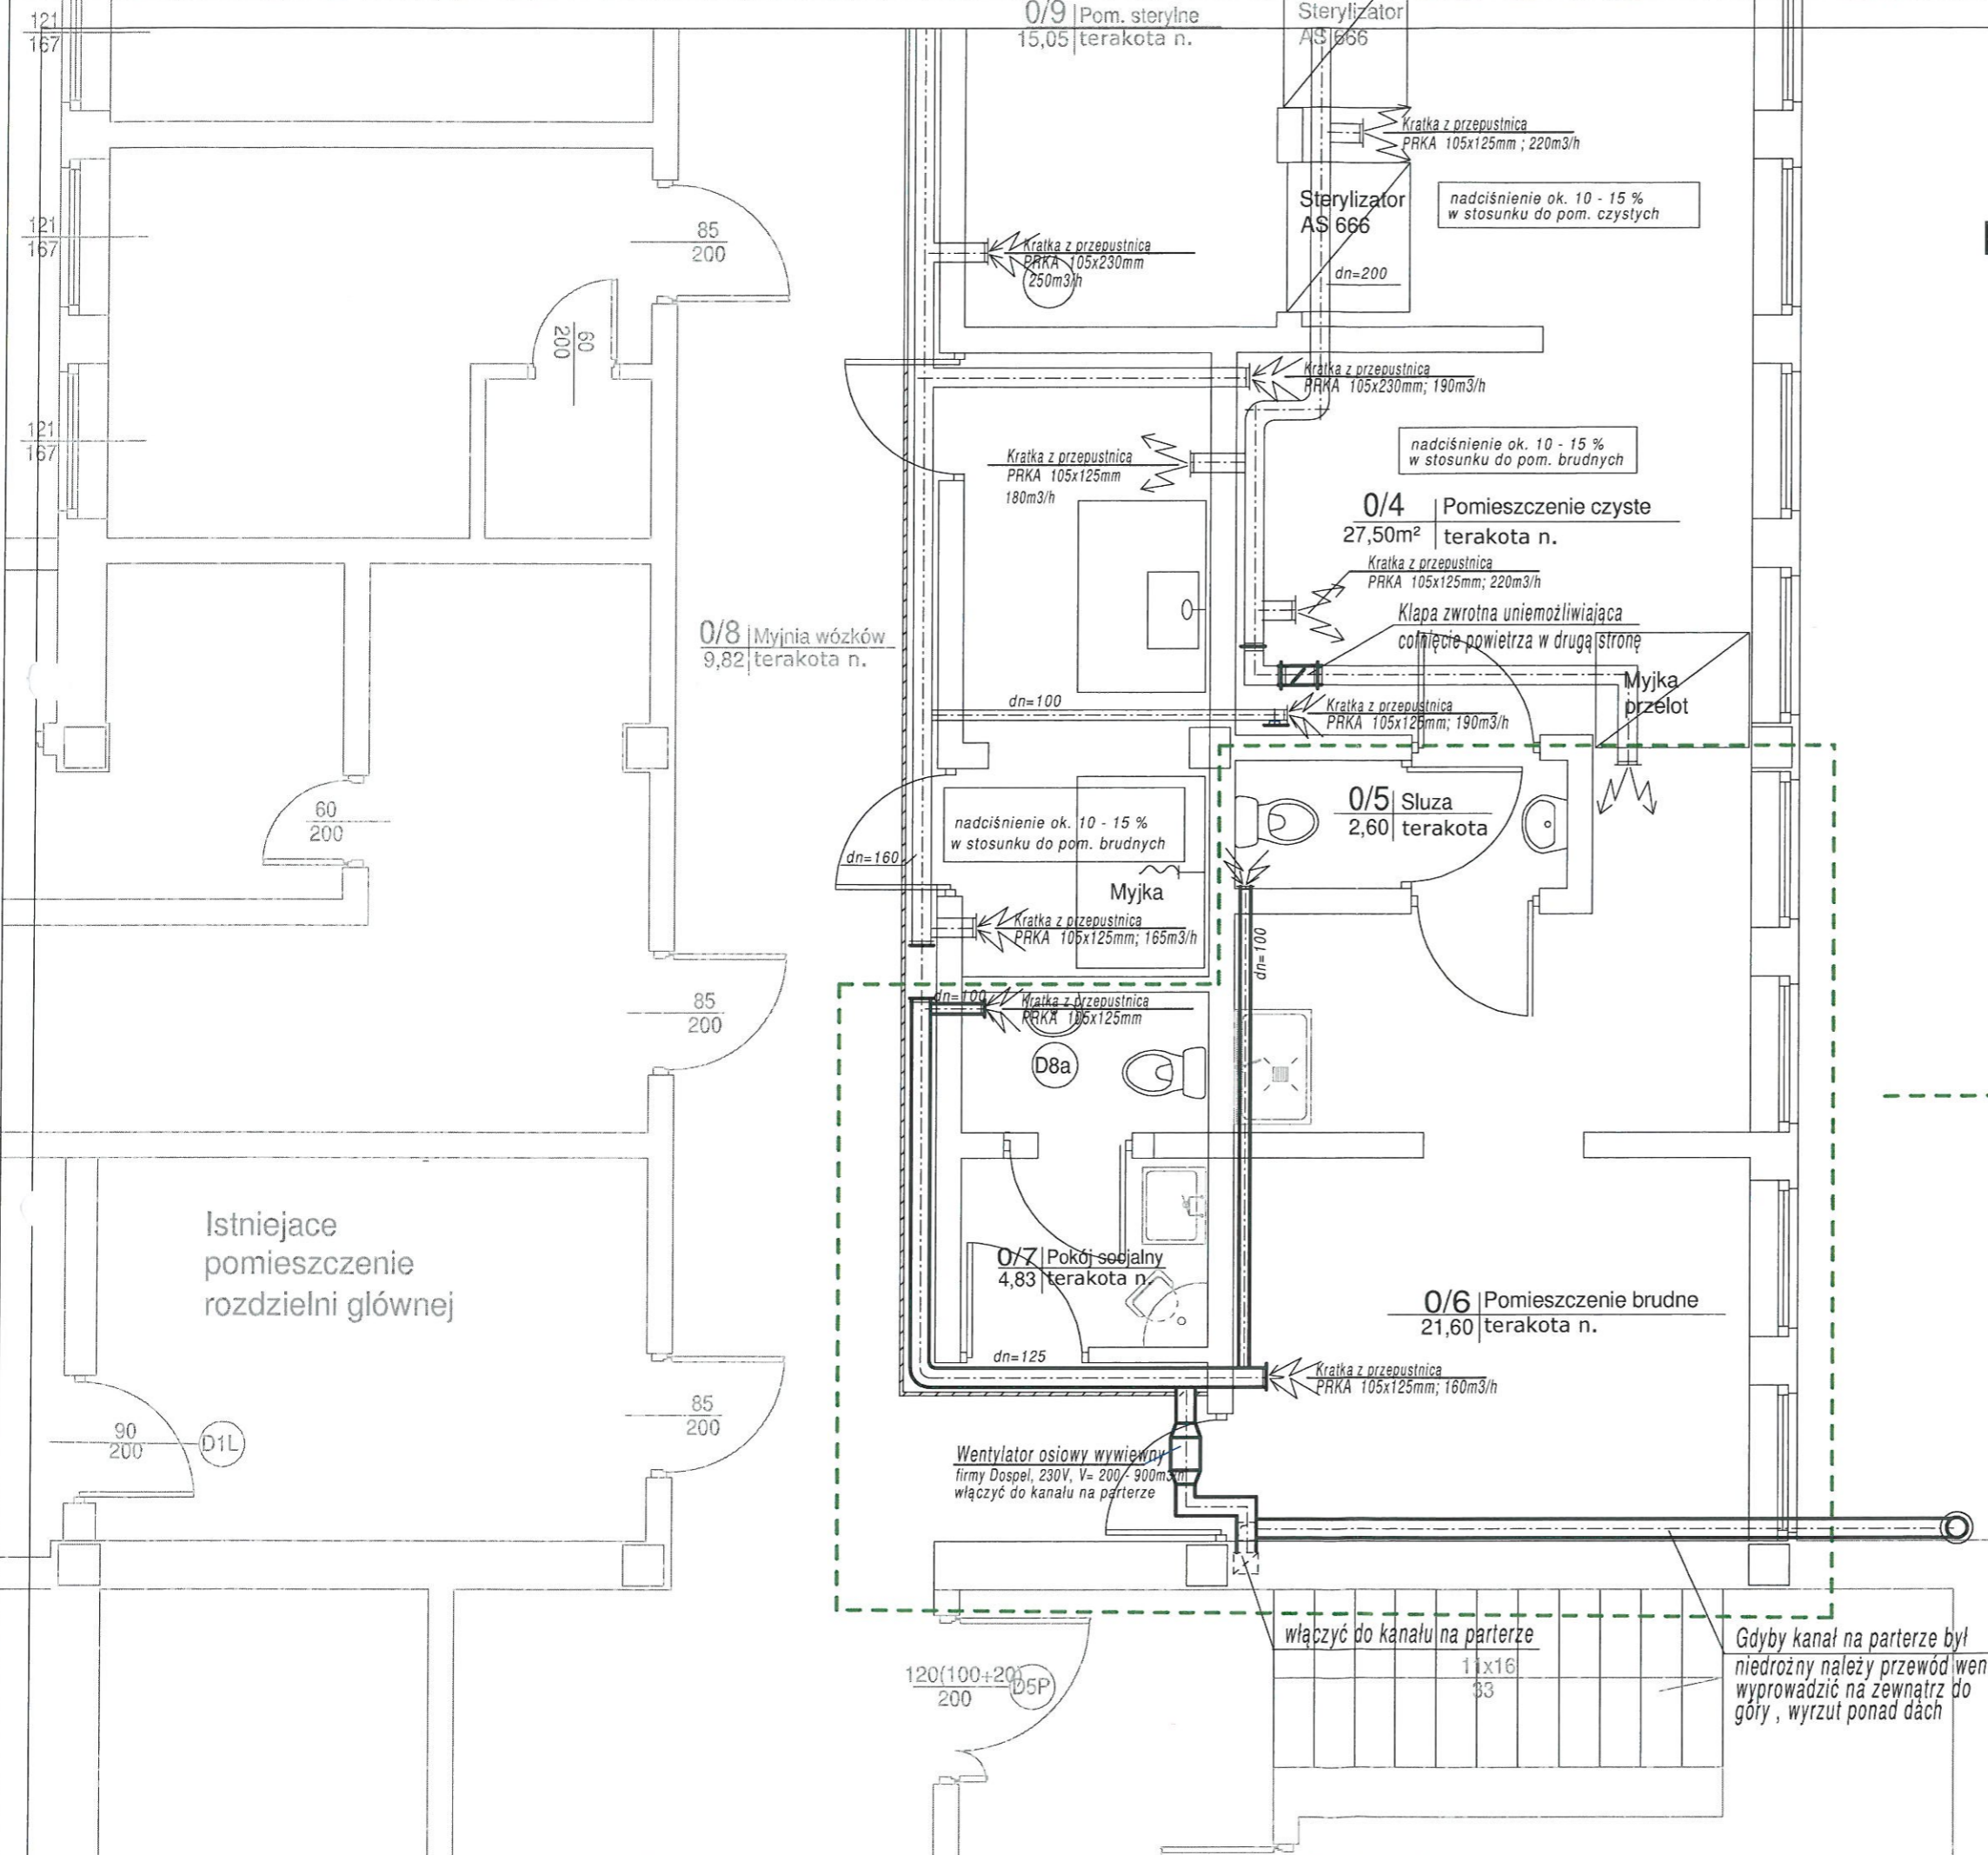

--- część brudna sterylizatorni


PRZEDMIOT:	Rzut Piwnic: Sterylizatornia		
NAZWA OBIEKTU:	Modernizacja istniejących pomieszczeń w bud. głównym szpitala - Wentylacja mechaniczna nawiewno-wywiewna		
ADRES:	22-300 Krasnystaw ul. M. Sobieskiego 4B	SKALA:	1 : 50
INWESTOR:	Szpital Krasnystaw	upr. bud. do projektowania	
PROJEKTOWAŁ:	BRANŻA	DATA:	06/2015
inż. Stanisław Szelaż	TECHNOLOGICZNA	NR RYS.	4
UPR. PROJ. UANB.II.7342-28/94	Nr UANB.II.7342-28/94		

wyrzutnia ścienna
oddz. dziecięcy

czerpnia ścienna
oddz. dziecięcy

czerpnia ścienna
oddz. OIT izol.


wyrzutnia ścienna
oddz. OIT izol.

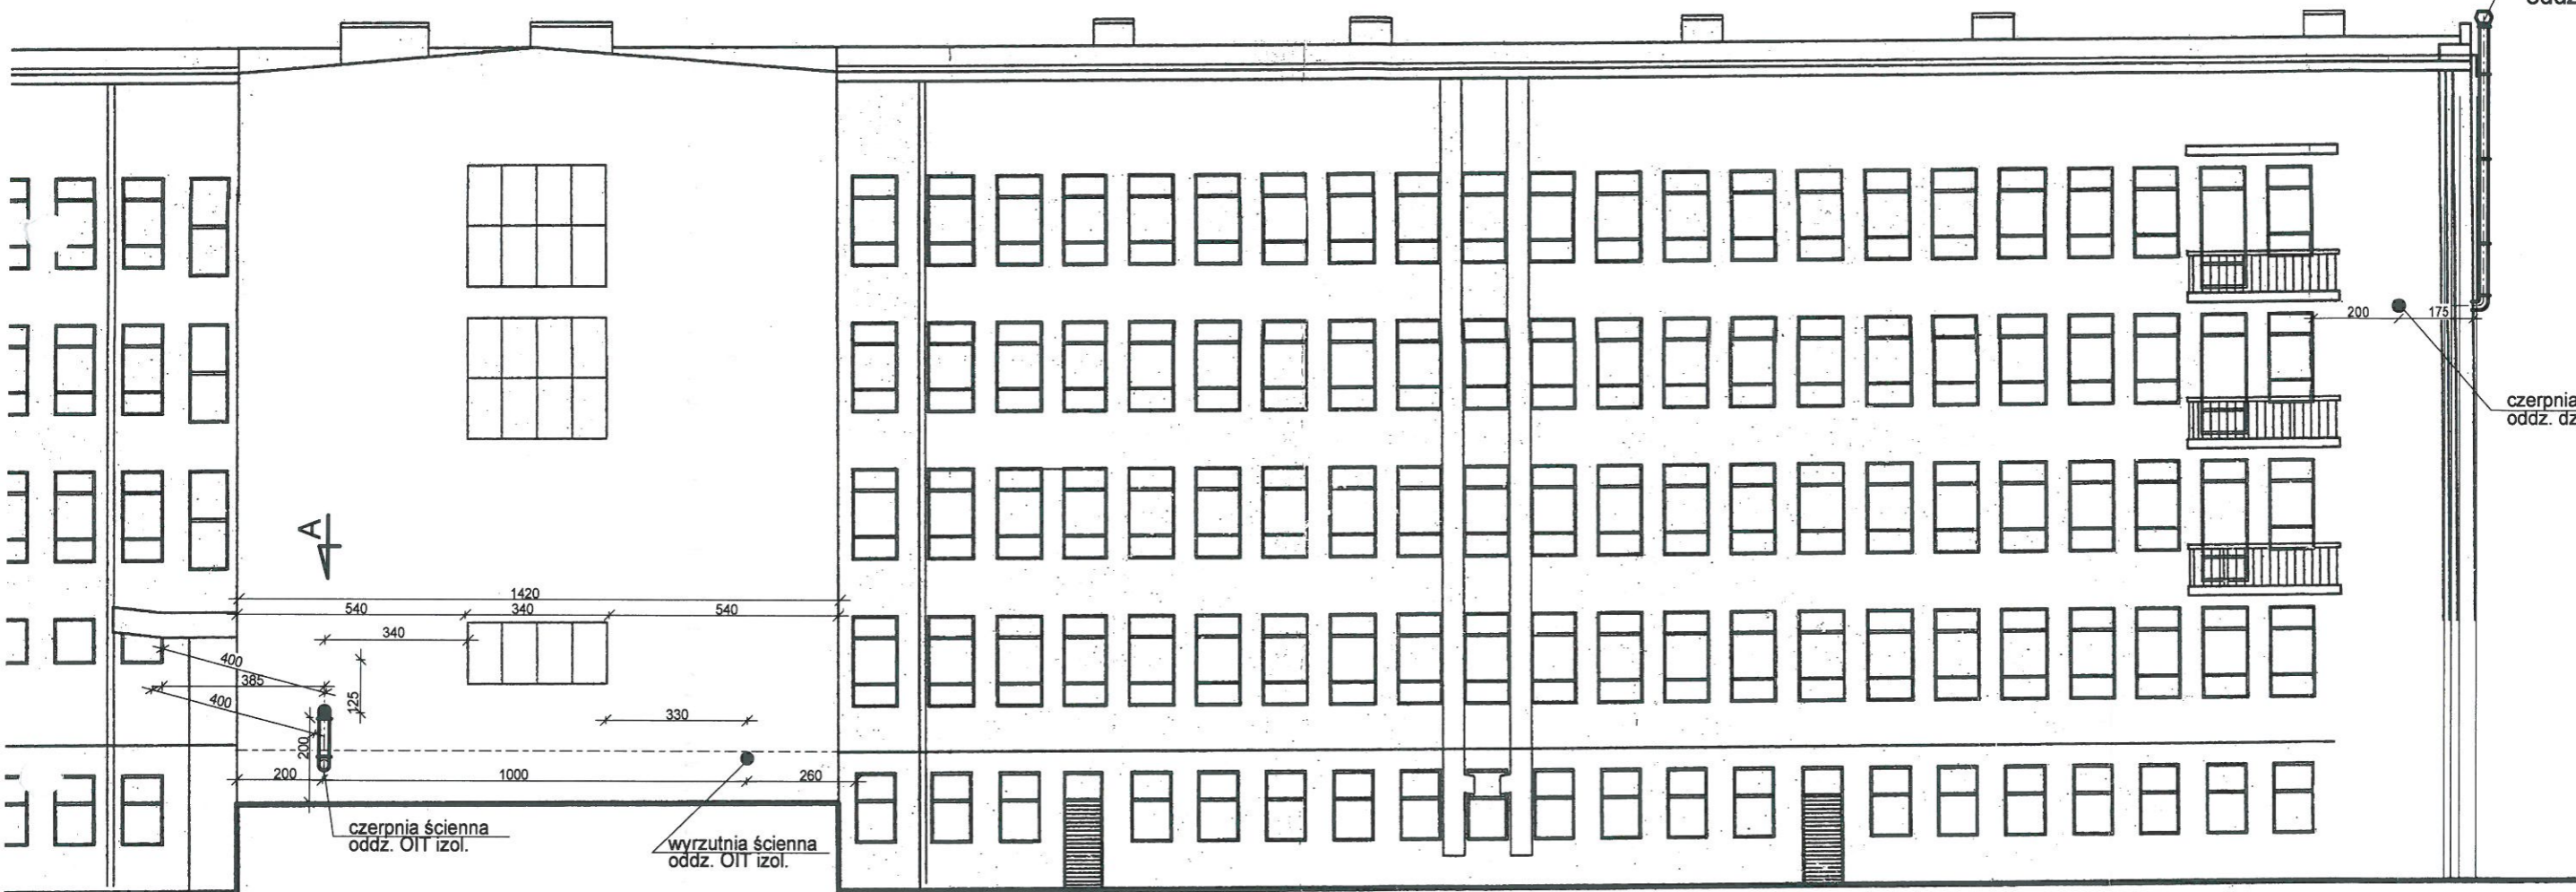

PRZEDMIOT:	Elewacja budynku szpitala		
NAZWA OBIEKTU:	Modernizacja istniejących pomieszczeń w bud. głównym szpitala - Wentylacja mechaniczna nawiewno-wywiewna		
ADRES:	22-300 Krasnystaw ul. M. Sobieskiego 4B	SKALA:	1 : 100
INWESTOR:	Szpital Krasnystaw	BRANZA:	TECHNOLOGICZNA
PROJEKTOWAŁ:	inż. Stanisław Szelaż	DATA:	06/2015
UPR. PROJ. UANB.II.7342-28/94		NR RYS.	6

INŻ. STANISŁAW SZEŁĄŻ
upr. bud. do proj. bez ogr. w specj.
INSTALACYJNO-INŻYNIERYJNEJ
w zakr. inst., sieci san. i ochr. środ.
Nr UANB.II.7342-28/94

Przekrój A-A
Skala 1:100

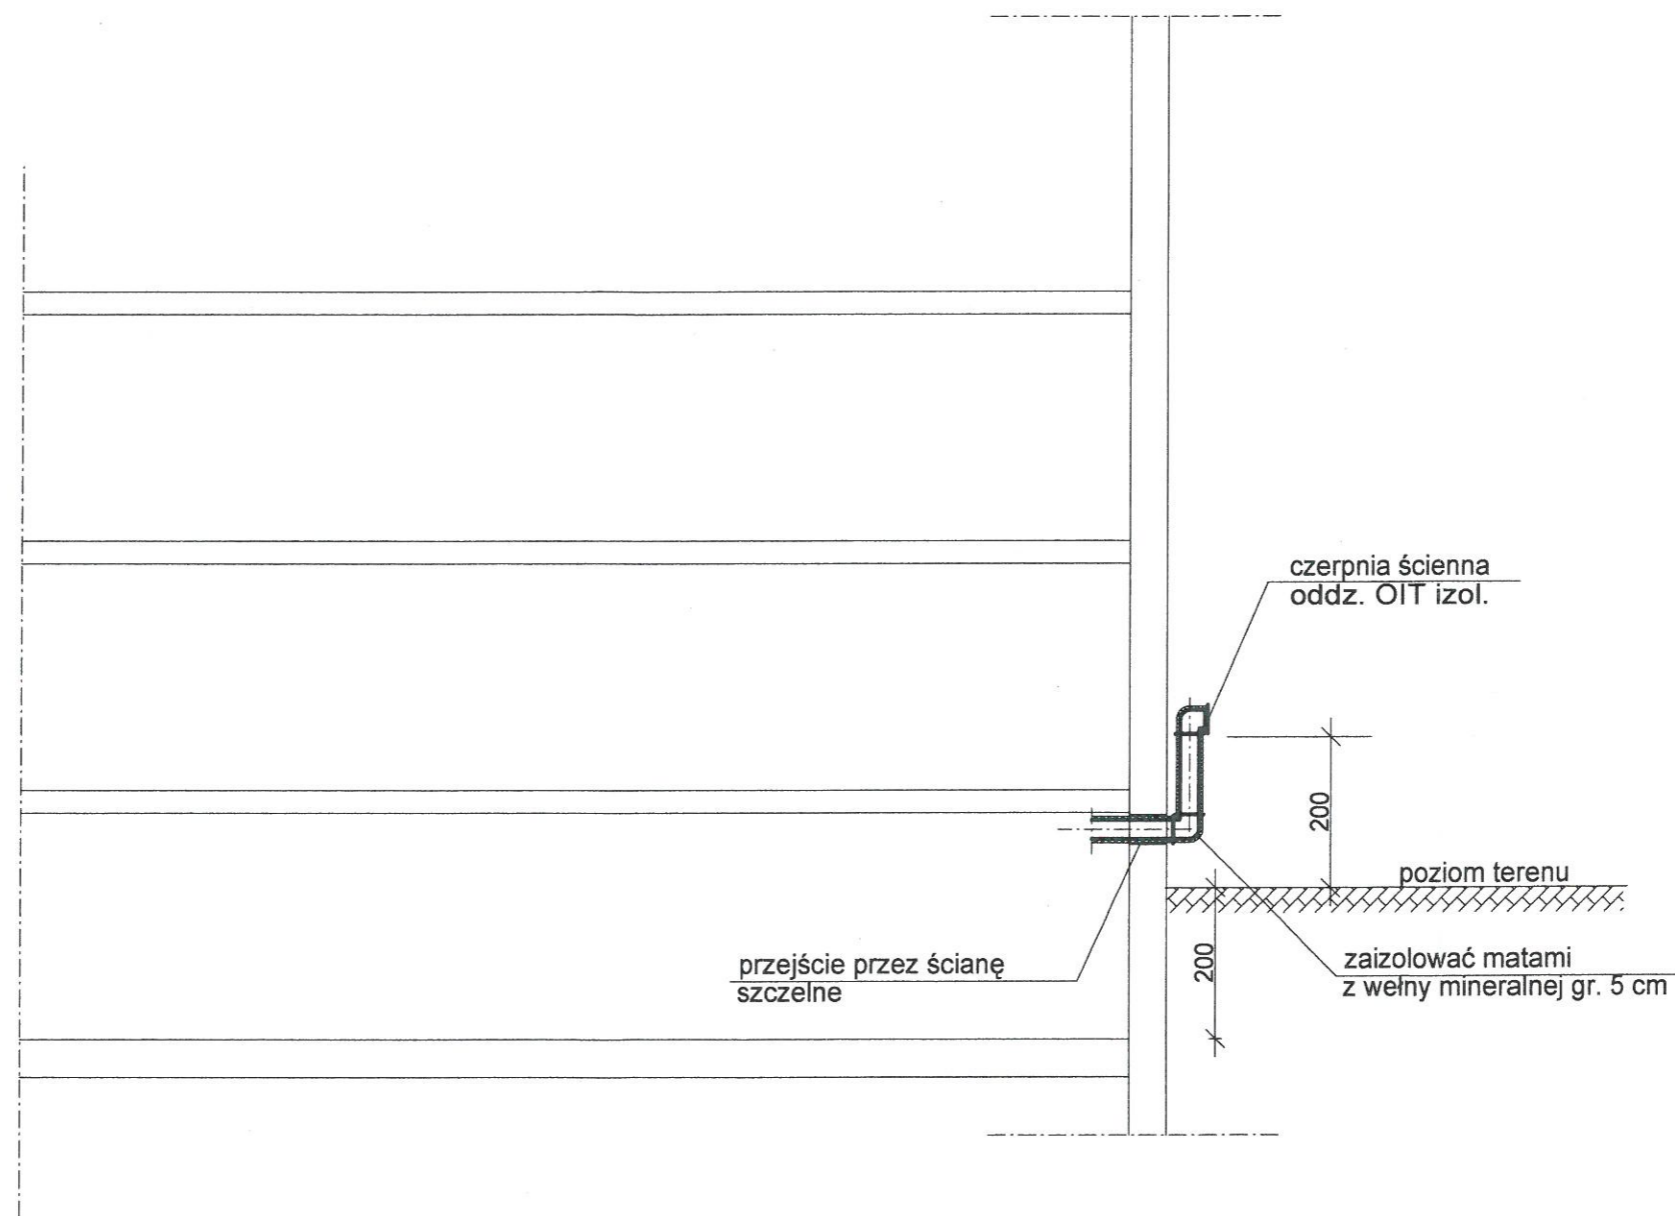

PRZEDMIOT: Przekrój A-A	
NAZWA OBIEKTU: Modernizacja istniejących pomieszczeń w bud. głównym szpitala - Wentylacja mechaniczna nawiewno-wywiewna	
ADRES: 22-300 Krasnystaw ul. M. Sobieskiego 4B	SKALA: 1:100
INWESTOR: Szpital Krasnystaw	inż. STANISŁAW SZELĄG
PROJEKTOWAŁ: inż. Stanisław Szelaż	BRANŻA: opr. bud. do proj. bez opr. w spec. INSTALACYJNO-INŻYNIERYJNEJ
UPR. PROJ. UANB.II.7342-28/94	DATA: 06/2015 NR RYS. 7

Nr UANB.II.7342-28/94



PRZEDMIOT:	Elewacja budynku szpitala		
NAZWA OBIEKTU:	Modernizacja istniejących pomieszczeń w bud. głównym szpitala - Wentylacja mechaniczna nawiewno-wyiewna		
ADRES:	22-300 Krasnystaw ul. M. Sobieskiego 4B	SKALA:	1 : 100
INWESTOR:	Szpital Krasnystaw		
PROJEKTOWAŁ:	BRANŻA	DATA:	NR RYS.
inż. Stanisław Szelaąg	TECHNOLOGICZNA	06/2015	7

inż. STANISŁAW SZEŁAÓG
 PODPIS: [Signature]
 upr. bud. do proj. techn. w spec. INSTALACYJNO-INŻYNIERYJNEJ
 w zokr. inst. spec. san. i ochr. środow.
 Nr UANB.II.7342-28/94